



配管系統図

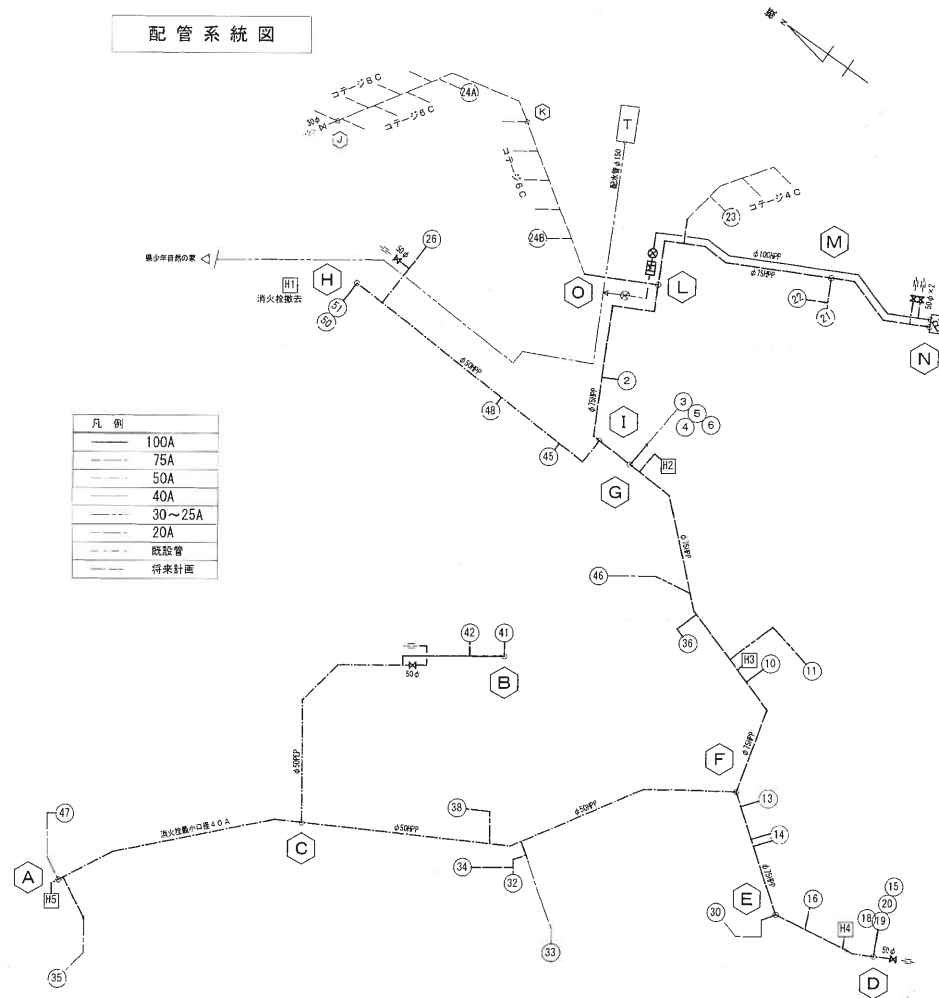



凡 例	
—	100A
- - -	75A
· · ·	50A
— · —	40A
- · - · -	30~25A
· · · · ·	20A
— (solid)	既設管
- - - (dashed)	将来計画

No. 5	工事名称 旭高原元気対給水管改修工事 竣工図	図面名称 給水設備特記仕様 配管系統図 (全体図)	縮尺 —	製図 平成 26年12月
	26 年度 豊田市都市整備部 建築住宅課			

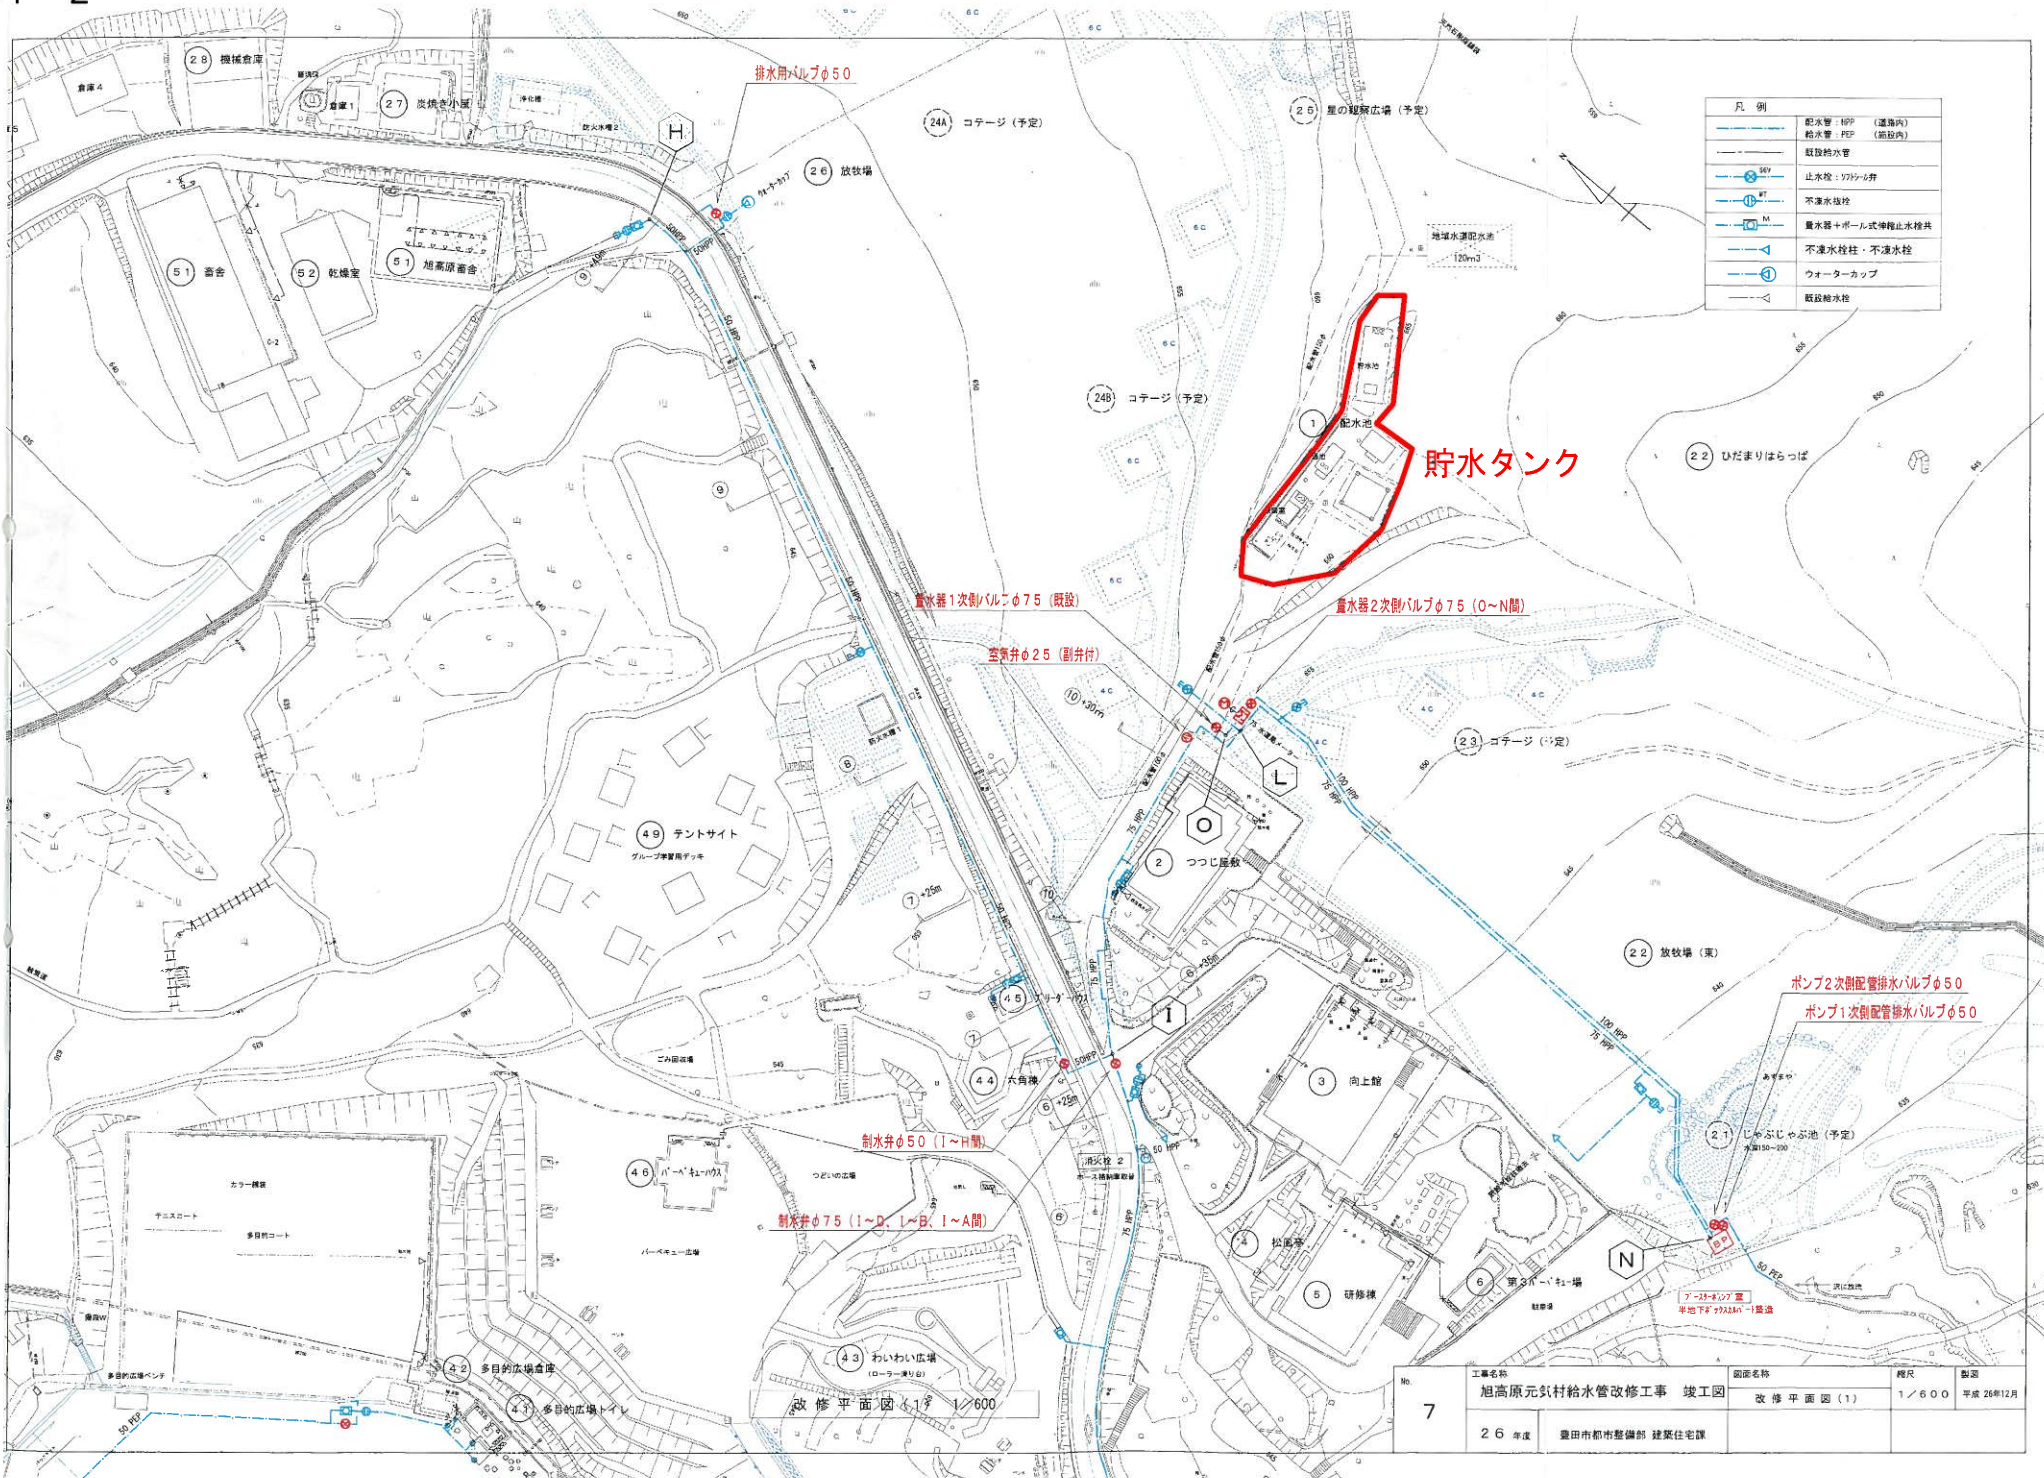

No. 7	工事名称	旭高元元針村給水管改修工事 竣工図	図面名称	改修平面図(1)	縮尺	1/600	製図	平成26年12月
	年度	26年度	担当	豊田市都市整備部 建築住宅課				

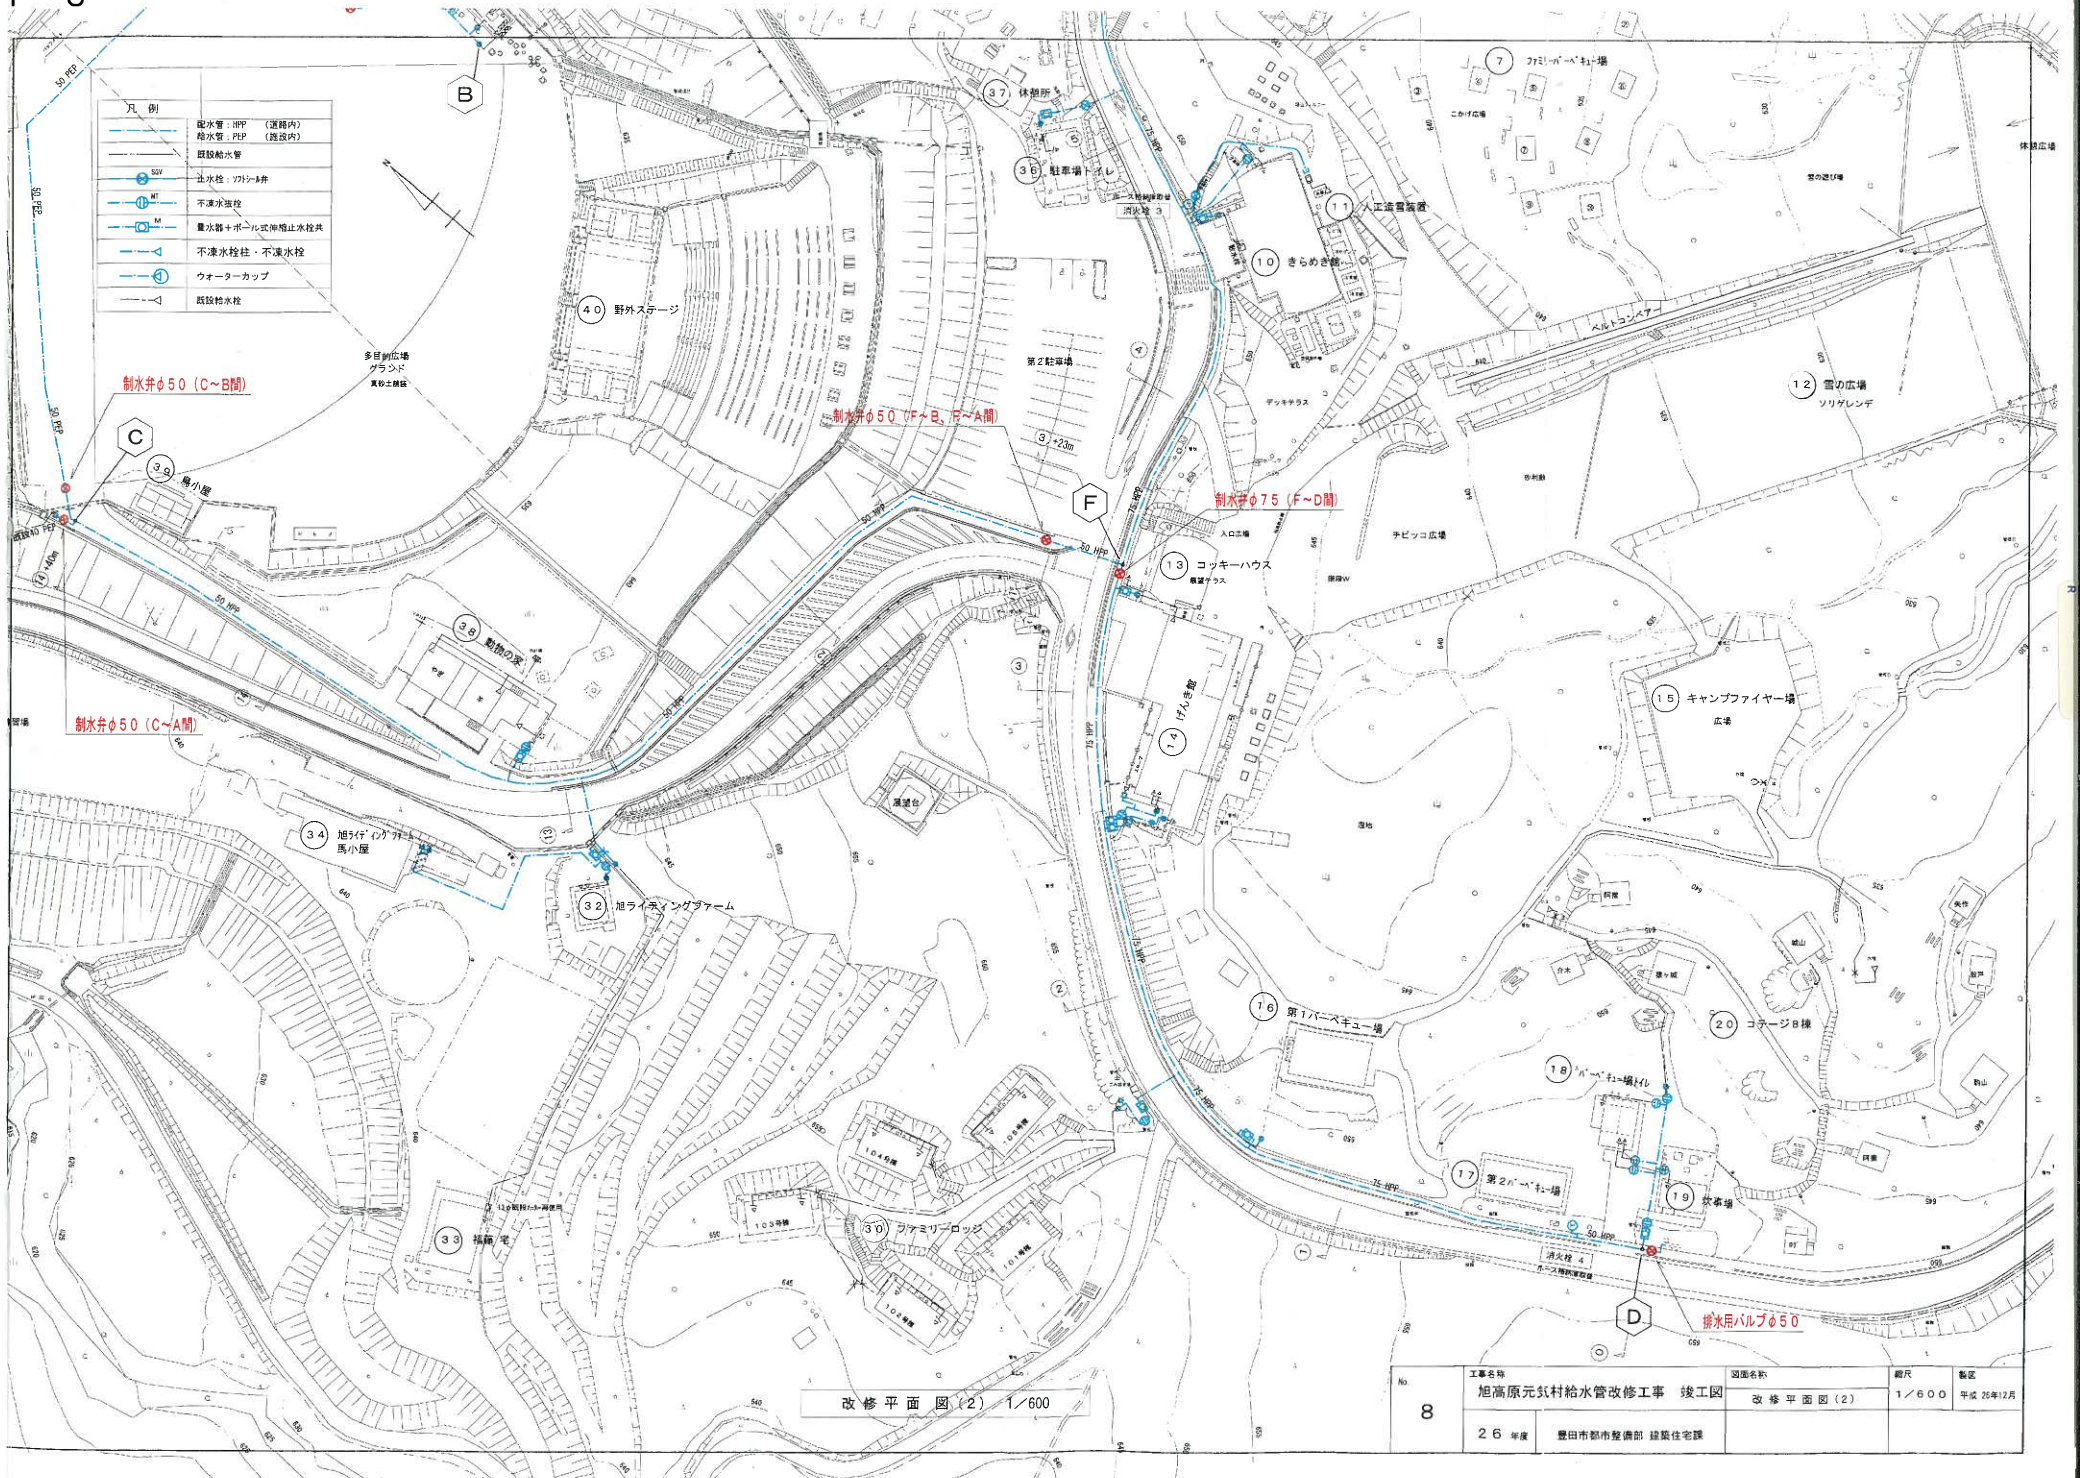

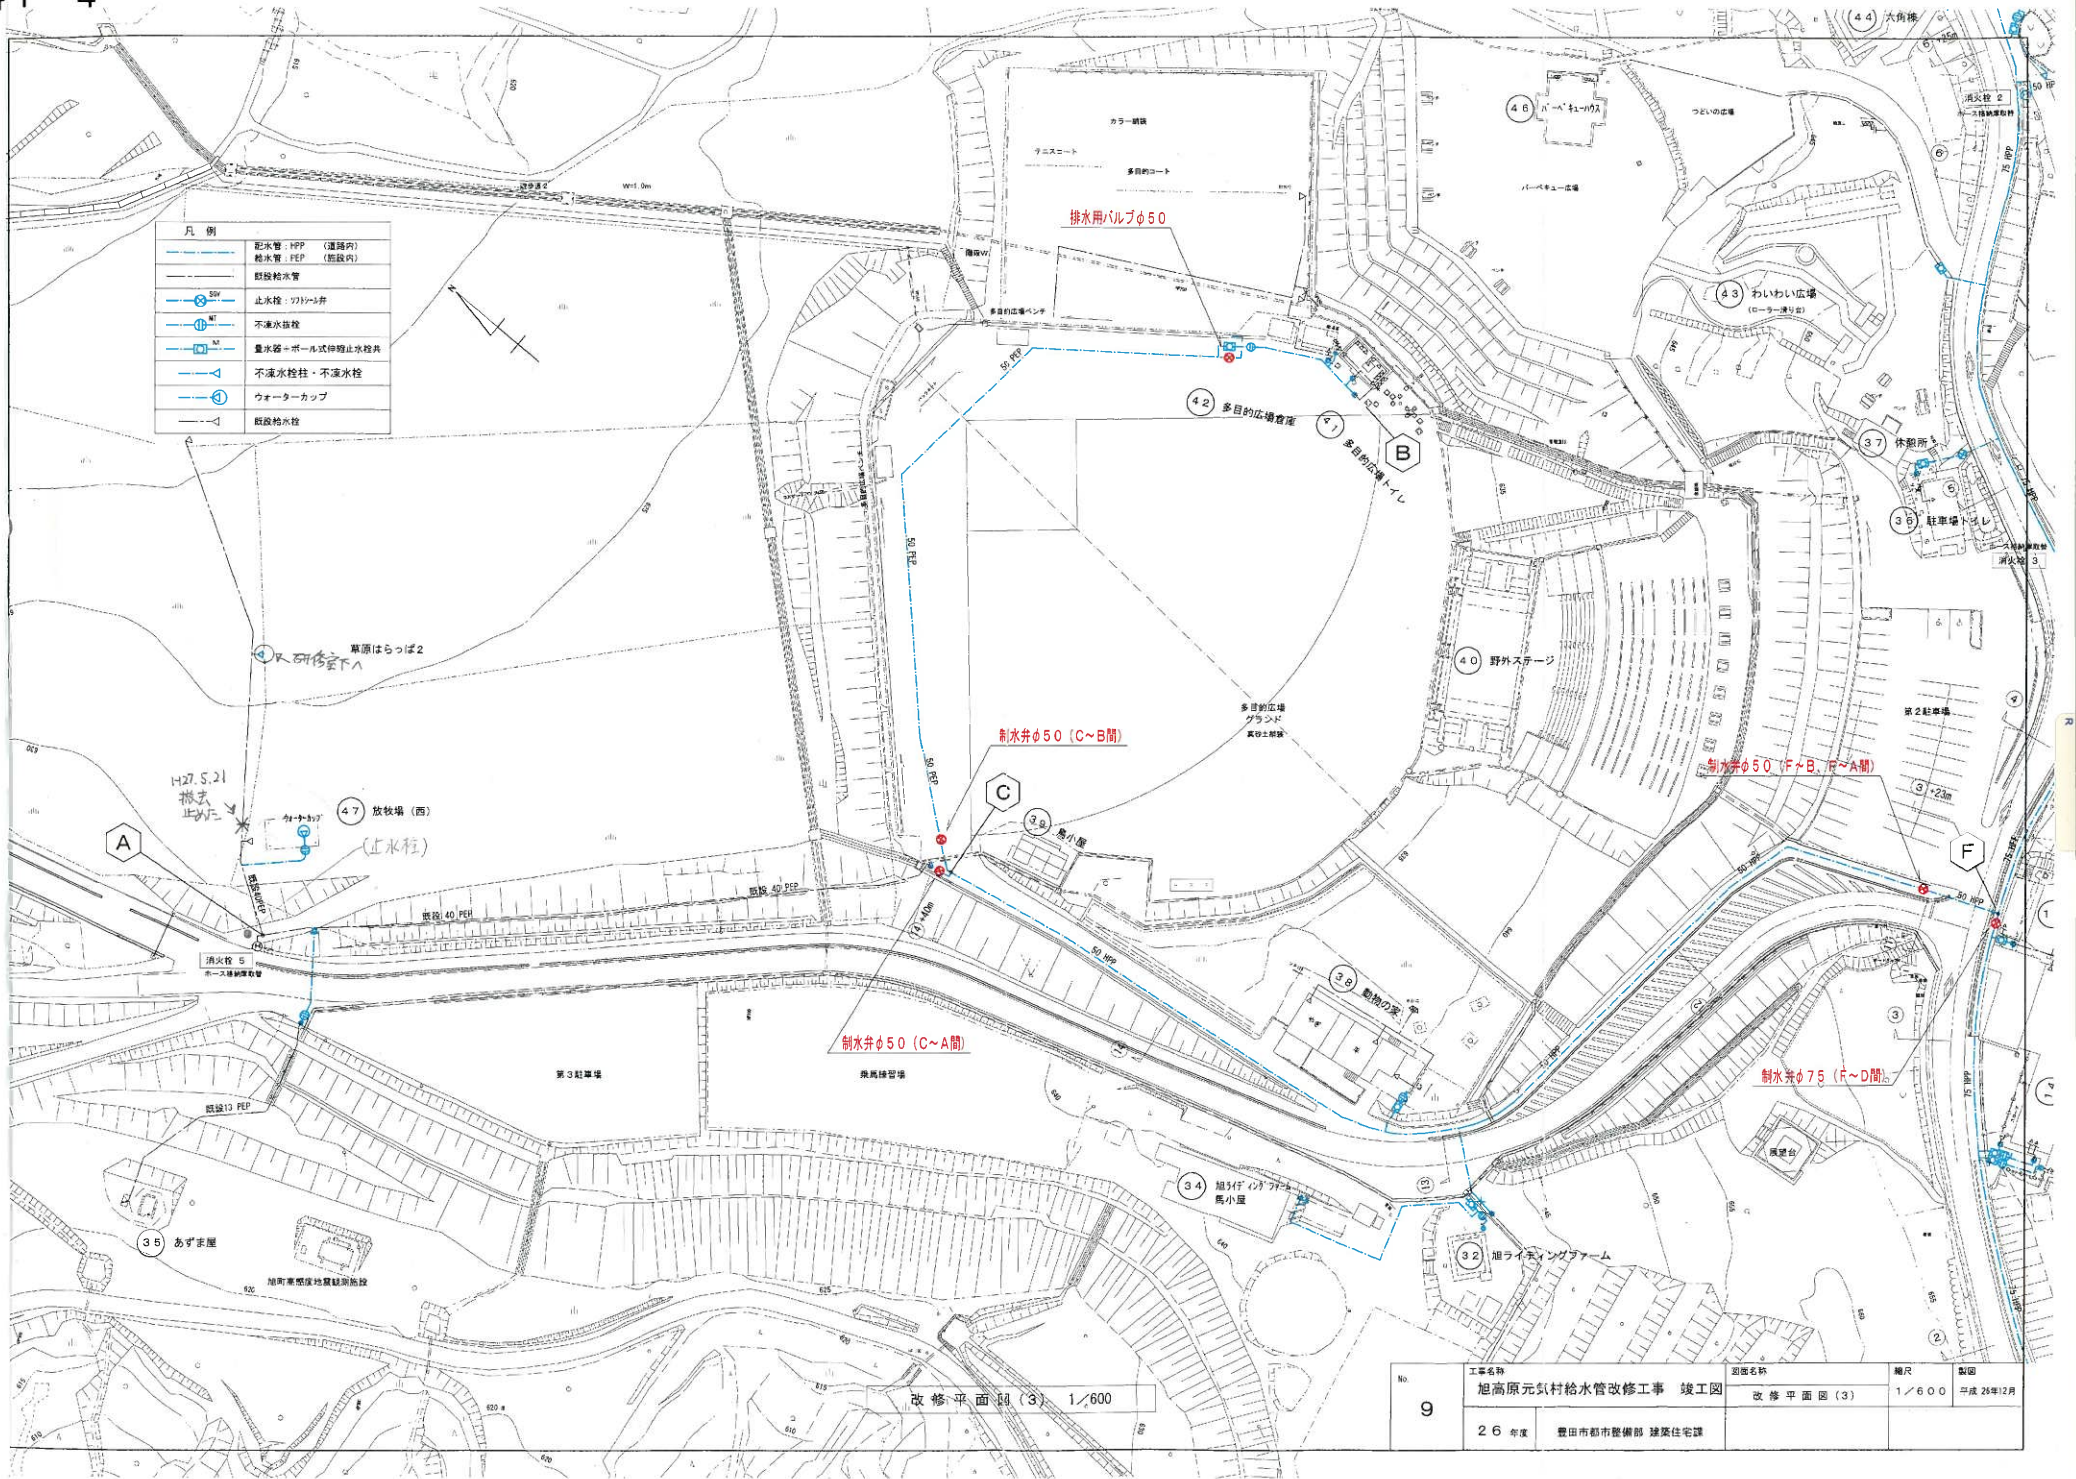

改修平面図(3) 1/600

No 9	工事名称 旭高原元気村給水管改修工事 竣工図	図面名称 改修平面図(3)	縮尺 1/600	製図 平成 26年12月
	26年度	豊田市都市整備部 建築住宅課		